

**CITTÀ METROPOLITANA DI BOLOGNA**  
**AREA SERVIZI TERRITORIALI METROPOLITANI**  
 SERVIZIO EDILIZIA SCOLASTICA ed ISTITUZIONALE  
 U.O. Edilizia Scolastica

**COMUNE DI BOLOGNA**  
**PROGETTO PER LA REALIZZAZIONE DEL POLO DINAMICO**  
 Via Zaccaroni, Bologna



**PROGETTO DEFINITIVO**

IMPORTO DI PROGETTO: € 8.500.000,00  
 PROPRIETÀ: CITTÀ METROPOLITANA DI BOLOGNA

Responsabile Unico del Procedimento: ing. M. Biagetti  
 Progettista generale ed architettonico: arch. M. D'Oria  
 Elaborazioni grafiche: ing. F. Casadei  
 Collaboratori: ing. L. Prandstraller, geom. A. Bolognesi, geom. R. Marchesini


Progetto strutturale: S.A.P. Studio associato di progettazione  
 Progetto impianti e antincendio: ing. S. Dalmonte

oggetto: Planimetria_piano terra	tabola n°: <b>AI-02</b>
	scala elaborata: 1:100
	cod. PBM: 2018EDSCONC05
	data: GIUGNO 2019 rev: 1/2019

**PROGETTO ANTINCENDIO**  
 CITTÀ METROPOLITANA DI BOLOGNA - Via Zamboni, 13 - 40126 Bologna - Tel. 051/6598111  
 In base alle leggi vigenti dei diritti d'autore è vietata la copia o la riproduzione, anche parziale, di questo elaborato senza esplicita preventiva autorizzazione, ogni diritto è espressamente riservato ed esclusivo.

GLI IMPIANTI DI:  
 - ILLUMINAZIONE DI SICUREZZA  
 - RIVELAZIONE E SEGNALE ALLARME INCENDIO  
 - DIFFUSIONE SONORA  
 RIPORTATI NELLA PRESENTE VALUTAZIONE DEL PROGETTO SONO DA INTENDERSI INDICATIVI, LO SVILUPPO DEFINITIVO SARÀ CURATO IN FASE ESECUTIVA NEL RISPETTO DELLE RISPETTIVE NORMATIVE VIGENTI.

LE PORTE CHE SI APRONO VERSO I CORRIDOI INTERNI DI DEFUSSO SARANNO REALIZZATE IN MODO DA NON RIDURRE LA LARGHEZZA UTILE DEI CORRIDOI STESSI IN QUANTO APRIBILI A 180°

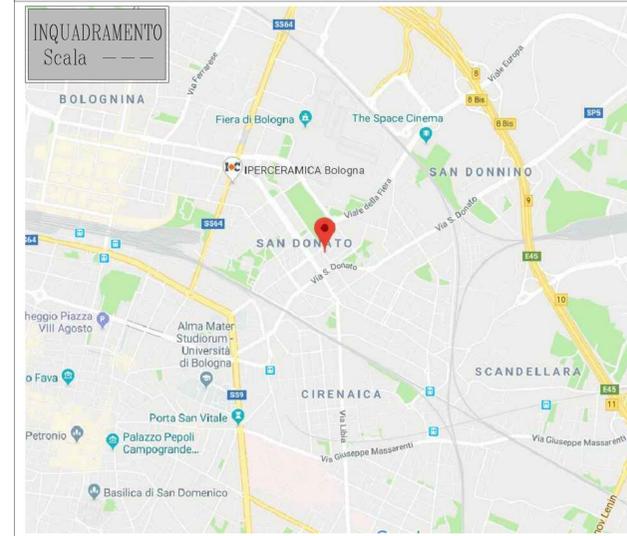

**LEGENDA**

- Rilievatore ottico di fumo puntiforme
- Segnalazione ottico-acustica allarme antincendio
- Pulsante di segnalazione allarme antincendio
- Centralina allarme antincendio
- Diluzione sonora o soffitto a parete per impianto EVAC
- Cartello divieto di uso dell'ascensore in caso di incendio
- Isolante - 120 l/min - press. residua 0,2 MPa
- Estintore omologato a polvere da 4 Kg o equivalente capacità estinguento almeno 21A 89B C
- Estintore ad anidride carbonica
- Segnaletica uscite di sicurezza
- Illuminazione di emergenza
- Via di esodo con percorso adattabile
- Punto di ritrovo
- Sparco energia elettrica
- Segreto presenza TV sul coperto
- Cassetta di pronto soccorso
- Compartimentazioni REI 60
- Rete idranti

IL DETTAGLIO DELLO SVILUPPO DELLA RETE IDRANTI E I PARTICOLARI DELLA VASCA SONO RIPORTATI NELLA TAVOLA IM-21

PIANO TERRA  
 Scala 1:100

