



**PROGETTO DEFINITIVO**

IMPORTO DI PROGETTO: € 8.500.000,00  
 PROPRIETA': CITTA' METROPOLITANA DI BOLOGNA

Responsabile Unico del Procedimento: ing. M. Biagetti  
 Progettista generale ed architettonico: arch. M. D'Oria  
 Elaborazioni grafiche: ing. F. Casadei  
 Collaboratori: ing. L. Prandstraller, geom. A. Bolognesi, geom. R. Marchesini

Progetto strutturale: S.A.P. Studio associato di progettazione  
 Progetto impianti e antincendio: ing. S. Dalmonte



oggetto: Planimetria_piano secondo	tabola n°: <b>A1- 04</b>
scala elaborata: 1:100	
cod. PBM: 2018EDSCONC05	
data: GIUGNO 2019	rev: 1/2019

**PROGETTO ANTINCENDIO**


CITTA' METROPOLITANA DI BOLOGNA - Via Zamboni, 13 - 40126 Bologna - Tel. 051/6598111  
 In base alle leggi vigenti dei diritti d'autore è vietata la copia o la riproduzione, anche parziale, di questo elaborato senza esplicita preventiva autorizzazione, ogni diritto è espressamente riservato ed esclusivo.

GLI IMPIANTI DI:  
 - ILLUMINAZIONE DI SICUREZZA  
 - RIVELAZIONE E SEGNALE ALLARME INCENDIO  
 - DIFFUSIONE SONORA  
 RIPORTATI NELLA PRESENTE VALUTAZIONE DEL PROGETTO SONO DA INTENDERSI INDICATIVI, LO SVILUPPO DEFINITIVO SARA' CURATO IN FASE ESECUTIVA NEL RISPETTO DELLE RISPETTIVE NORMATIVE VIGENTI.

LE PORTE CHE SI APRONO VERSO I CORRIDOI INTERNI DI DEFUSSO SARANNO REALIZZATE IN MODO DA NON RIDURRE LA LARGHEZZA UTILE DEI CORRIDOI STESSI IN QUANTO APRIBILI A 180°

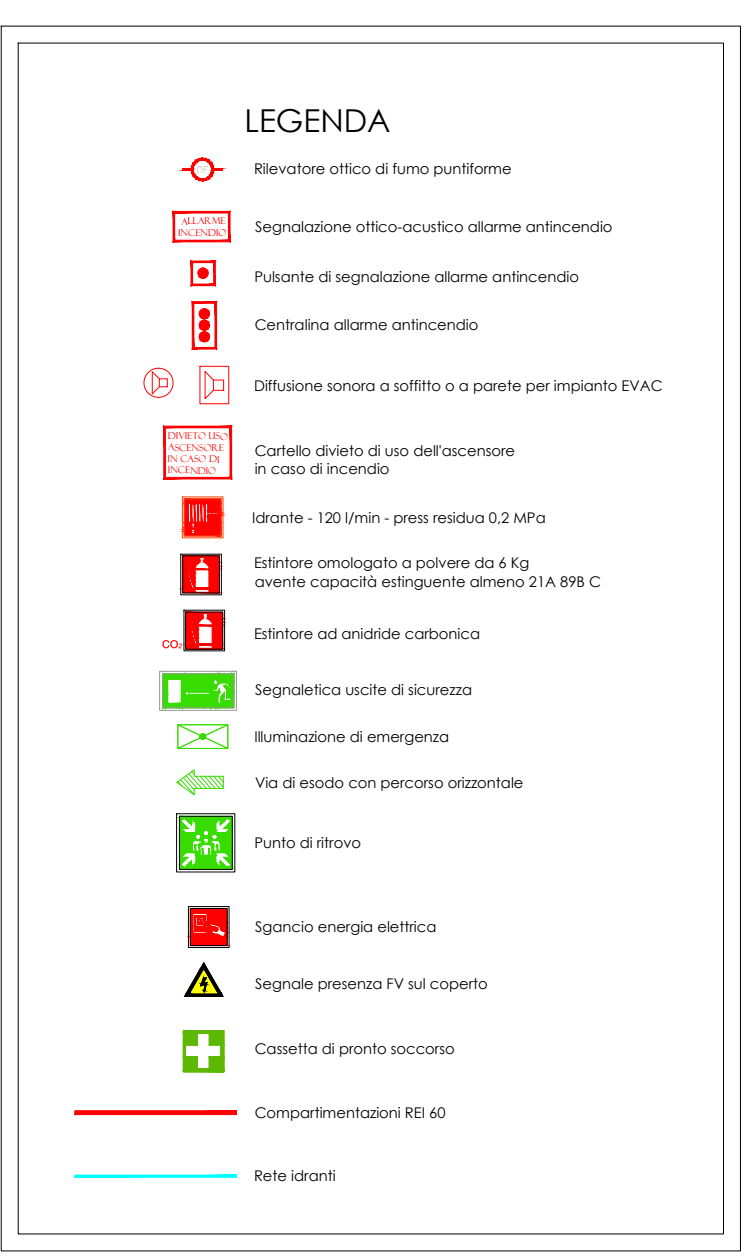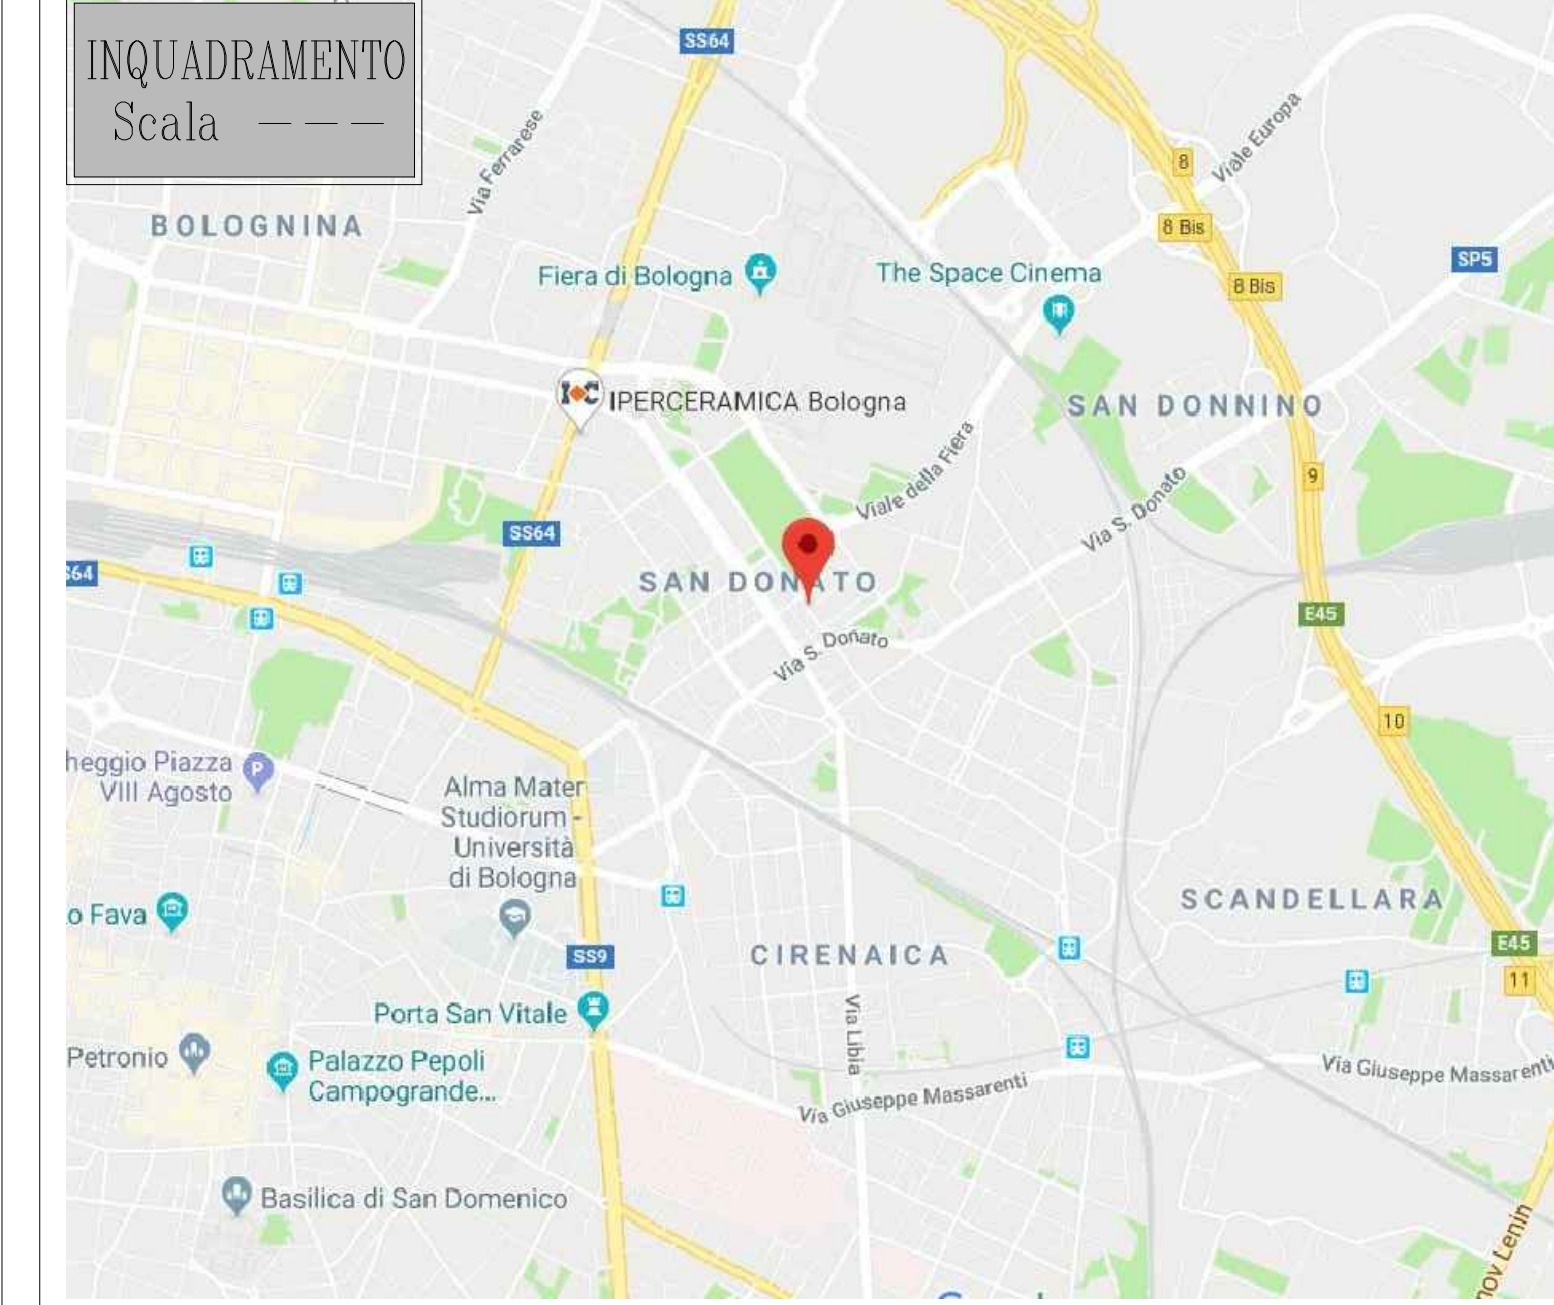

IL DETTAGLIO DELLO SVILUPPO DELLA RETE IDRANTI E I PARTICOLARI DELLA VASCA SONO RIPORTATI NELLA TAVOLA IM-21

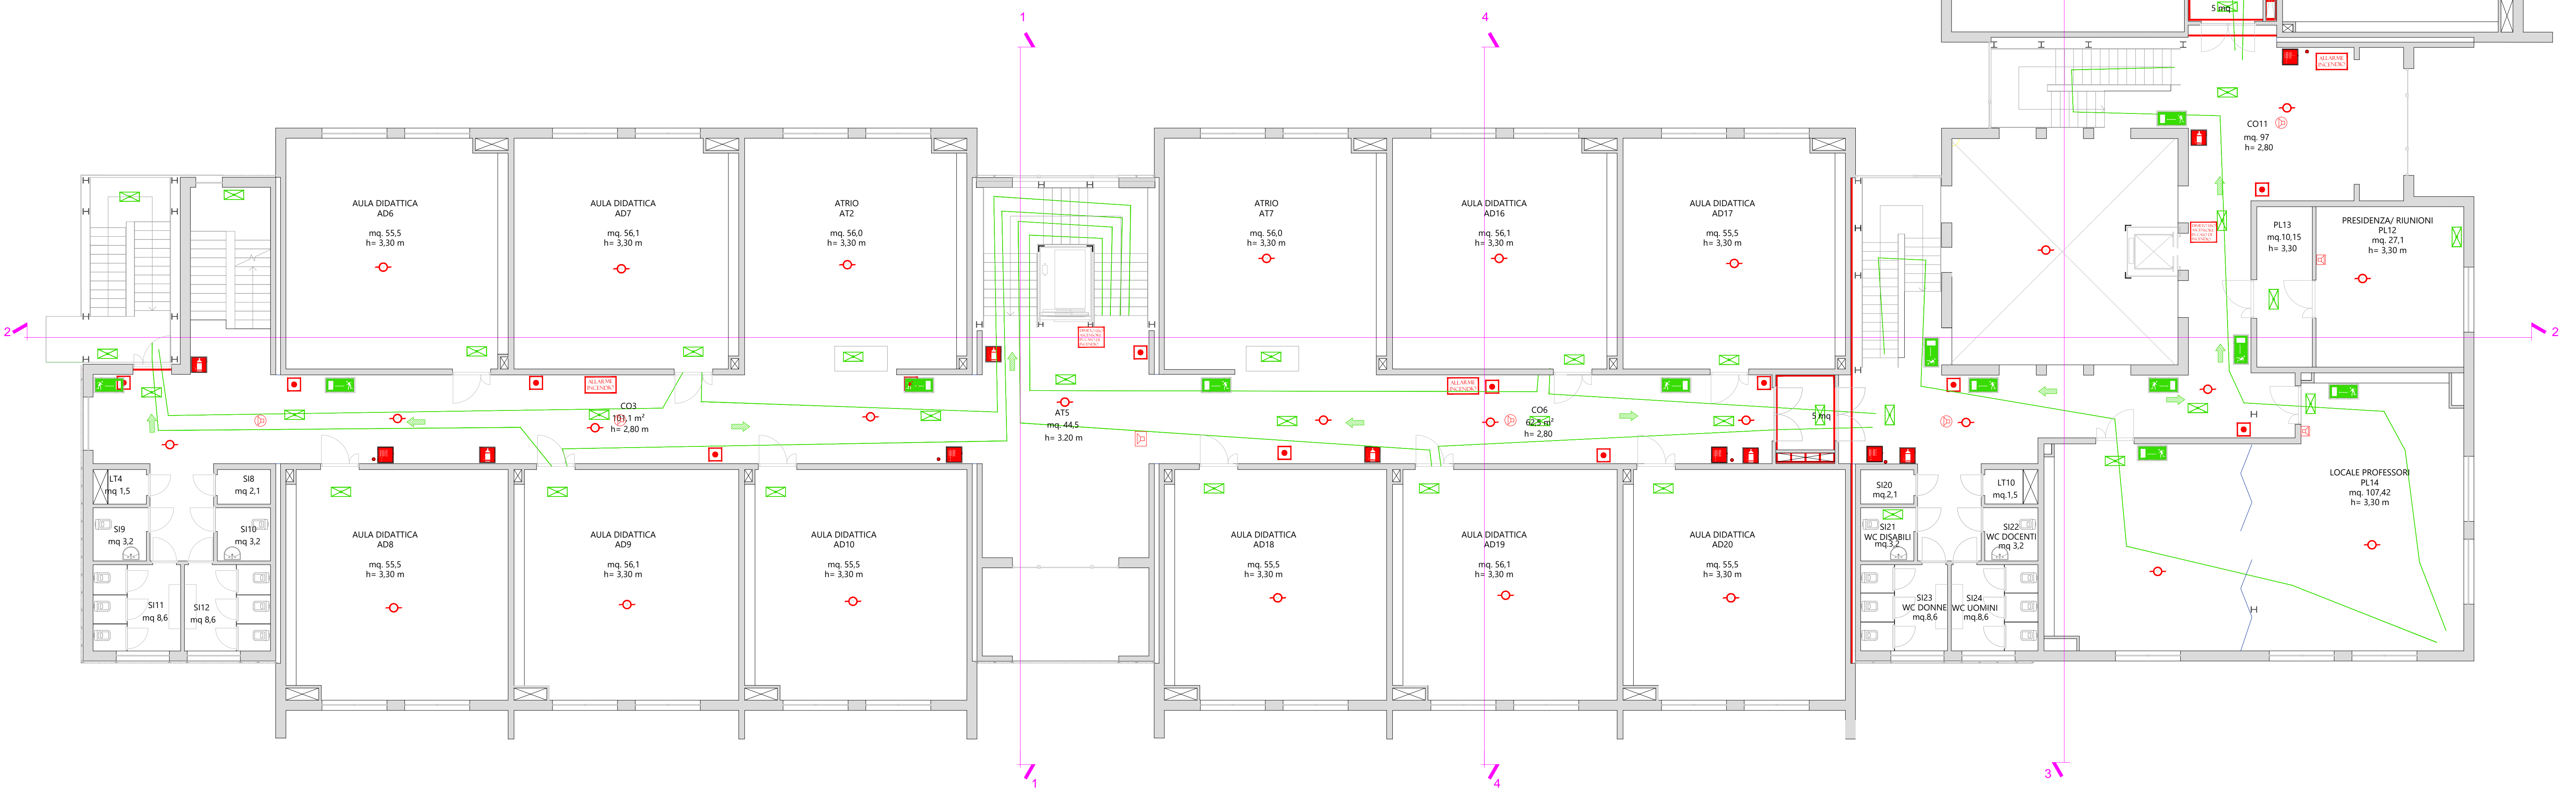

PIANO SECONDO  
 Scala 1:100

