

SEZIONI  
Scala 1:100




**PROGETTO DEFINITIVO**

IMPORTO DI PROGETTO: € 8.500.000,00  
 PROPRIETÀ: CITTÀ METROPOLITANA di BOLOGNA  
 Responsabile Unico del Procedimento: ing. M. Biagetti  
 Progettista generale ed architettonico: arch. M. D'Oria  
 Elaborazioni grafiche: ing. F. Casadei  
 Collaboratori: ing. L. Prandstraller, geom. A. Bolognesi, geom. R. Marchesini  
 Progetto strutturale: S.A.P. Studio associato di progettazione  
 Progetto impianti e antincendio: ing. S. Dalmonte


oggetto: Sezioni	tavola n°: <b>AI-06</b>
scala elaborata: 1:50	
cod. PBM: 2018EDSCONC05	
data: GIUGNO 2019	rev: 1/2019

**PROGETTO ANTINCENDIO**  
 CITTÀ METROPOLITANA di BOLOGNA - Via Zamboni, 13 - 40126 Bologna - Tel. 051/6598111  
 In base alle leggi vigenti dei diritti d'autore è vietata la copia o la riproduzione, anche parziale, di questo elaborato senza esplicita preventiva autorizzazione, ogni diritto è espressamente riservato ed esclusivo.

GLI IMPIANTI DI:  
 - ILLUMINAZIONE DI SICUREZZA  
 - RIVELAZIONE E SEGNALE ALLARME INCENDIO  
 - DIFFUSIONE SONORA  
 RIPORTATI NELLA PRESENTE VALUTAZIONE DEL PROGETTO SONO DA INTENDERSI INDICATIVI, LO SVILUPPO DEFINITIVO SARÀ CURATO IN FASE ESECUTIVA NEL RISPETTO DELLE RISPETTIVE NORMATIVE VIGENTI.

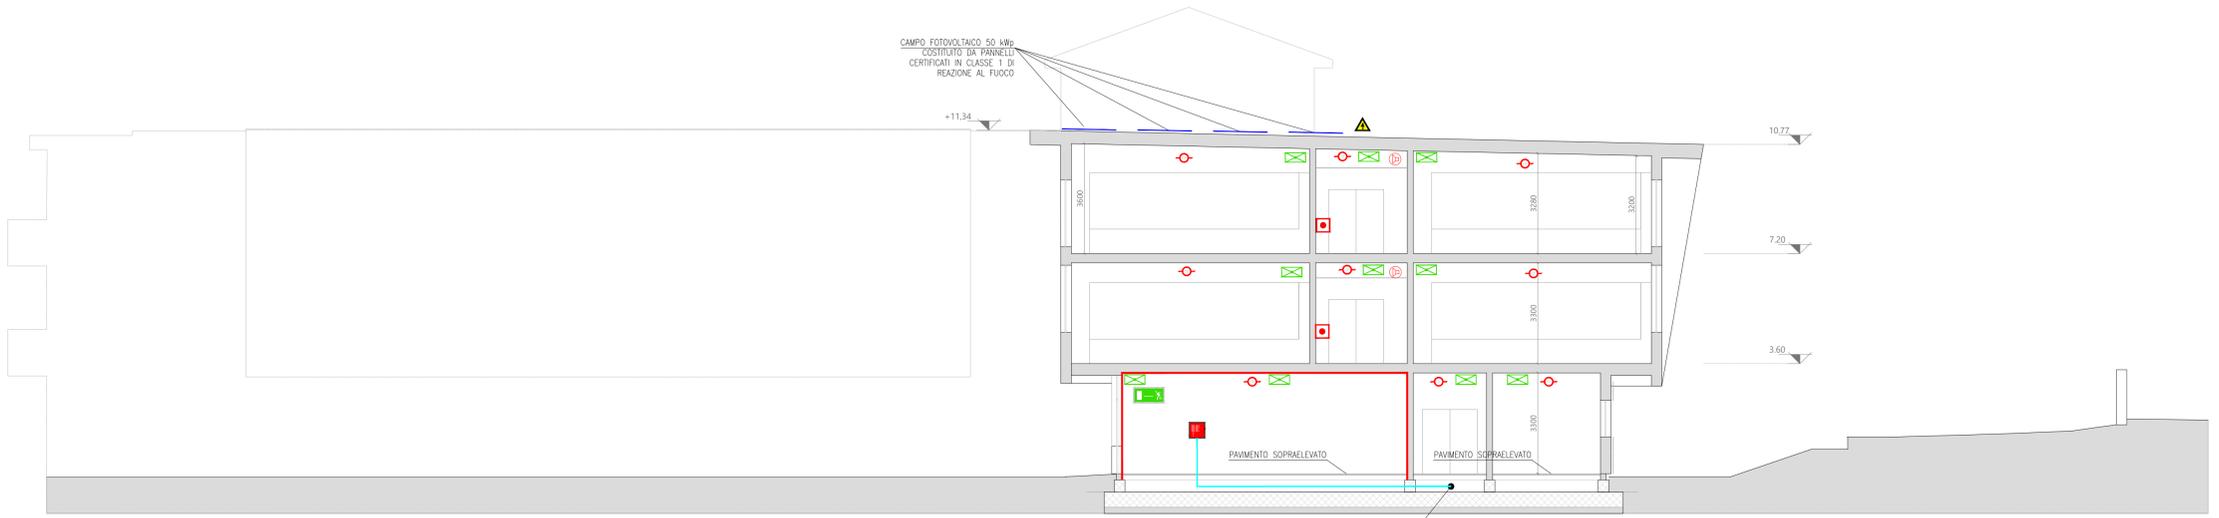


SEZIONE 4-4

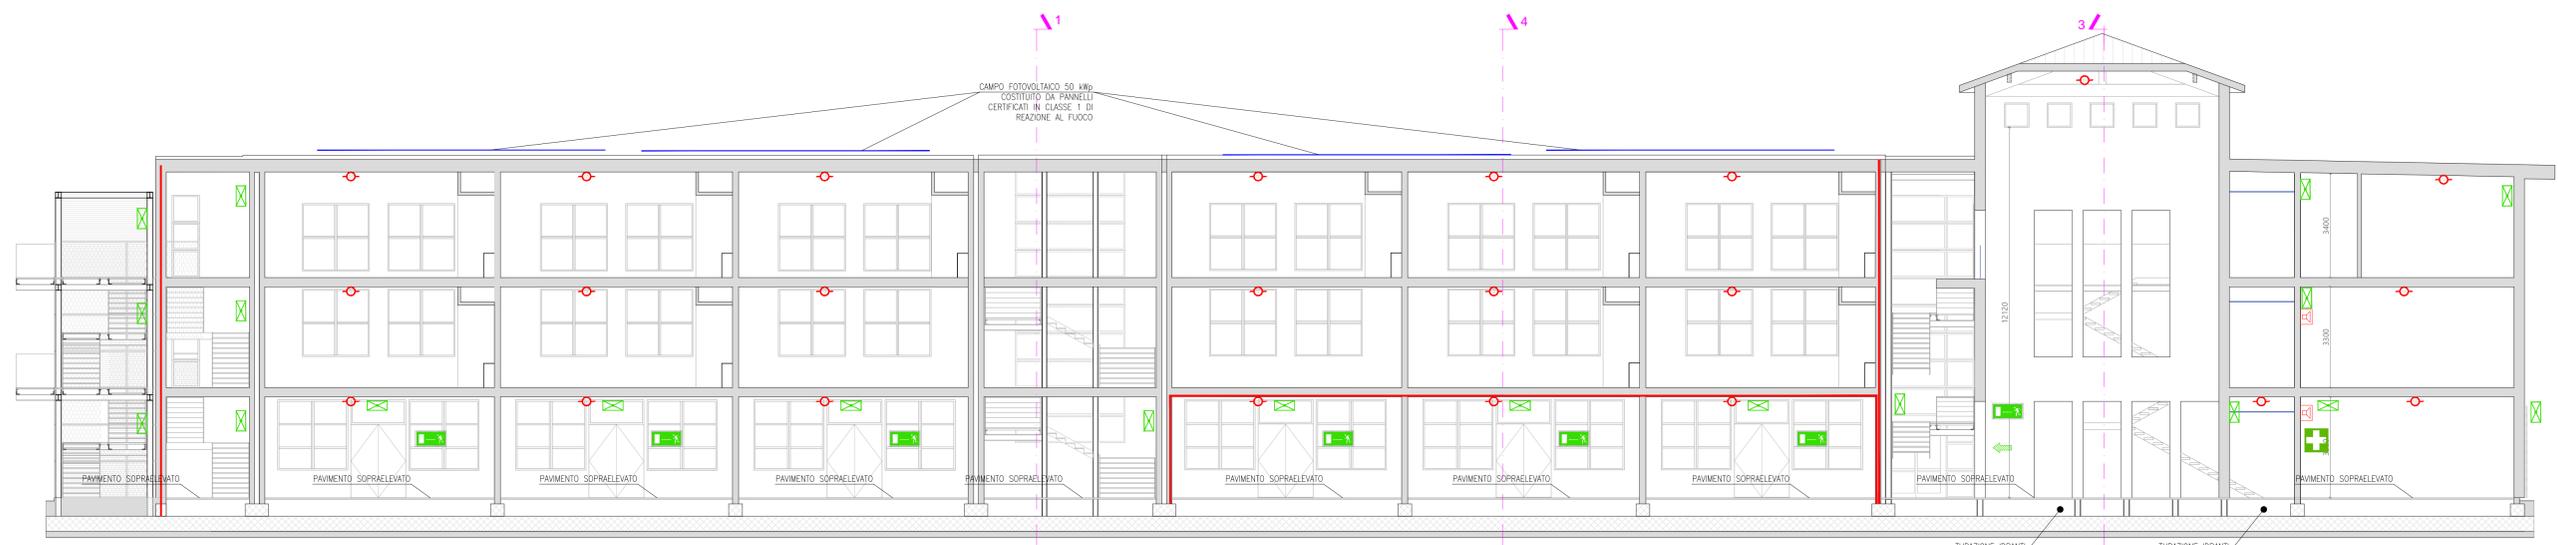

SEZIONE 2-2



SEZIONE 3-3

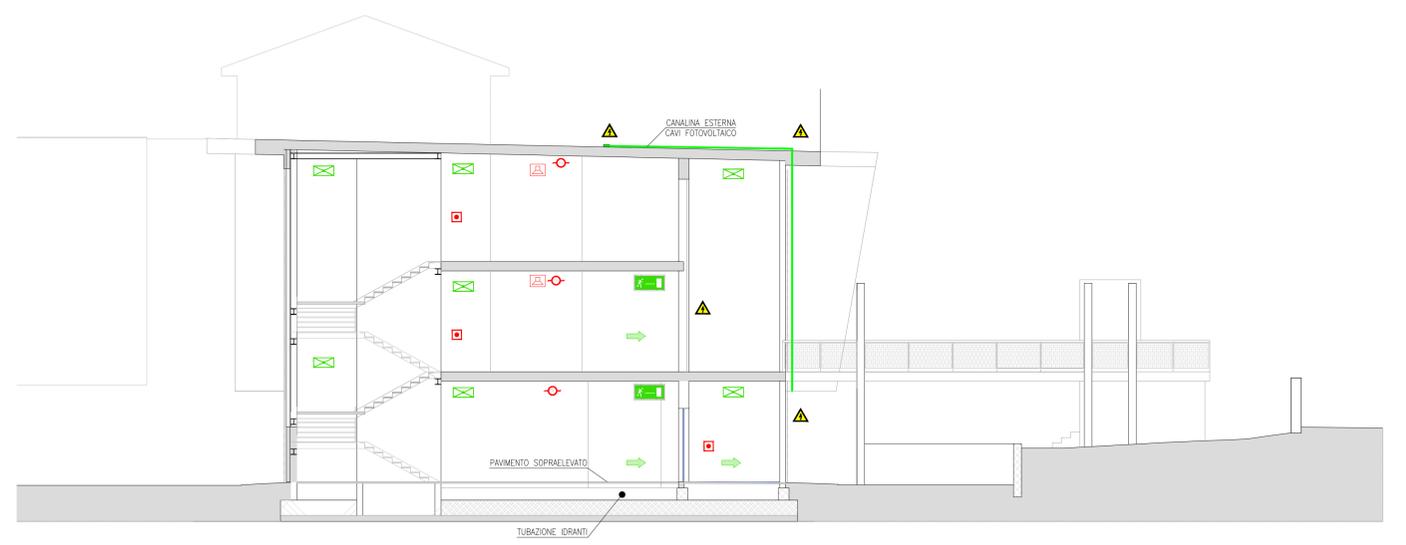

SEZIONE 1-1