

LEGENDA OPERE A VERDE

	FAb: Filare arbustivo misto
	Fcb: Filare misto di <i>Carpinus betulus</i> faghiata e <i>Acer monspessulanum</i>
	Fla: filare arboreo misto
	Mbm: Fascia arboreo-arbustiva densa
	Famb: Fascia di ambientazione arboreo-arbustiva
	Confini comunali


LEGENDA IMPIANTI ELETTRICI

SIMBOLI	DESCRIZIONI
	CAVODOTTO DOPPIA PARETE De 110 mm
	QUADRO ELETTRICO IMPIANTO DI IRRIGAZIONE
	ELETTROPROGRAMMATORE AUTOMATICO CON CONTROLLO INTELLIGENTE TRAMITE Sonda METEO E Sonda UMIDITA' DEL TERRENO, PER LA GESTIONE DEI SETTORI DI IRRIGAZIONE COMANDATI DA ELETTROVALVOLE
	POZZETTO IN CLS CON CHIUSO CARRABILE DIM. 60x60 CM. PER PASSAGGIO CAVI ELETTRICI DI ALIMENTAZIONE E COMANDO ELETTROPROGRAMMATORE ED ELETTROVALVOLE IN CAMPO
	POZZETTO IN CLS CON CHIUSO CARRABILE DIM. 60x60 CM. PER L'ALLOGGIAMENTO DELLE VALVOLE DI INTERCETTAZIONE E DELLE ELETTROVALVOLE (ALIMENTAZIONE 230Vca) CON INTEGRATO REGOLATORE DI PRESSIONE. LA x STA AD INDICARE IL NUMERO DI ELETTROVALVOLE PRESENTI (vedere particolare)

NOTA UNITA' DI MISURA

Nel disegno sono state utilizzate le seguenti unita' di misura

Per le lunghezze nelle planimetrie e nei profili, METRI (se non diversamente specificato);
 Per le quote altimetriche, METRI SUL LIVELLO DEL MARE (se non diversamente specificato);
 Per gli angoli nei tracciamenti stradali, GRADI CENTESIMALI (se non diversamente specificato).

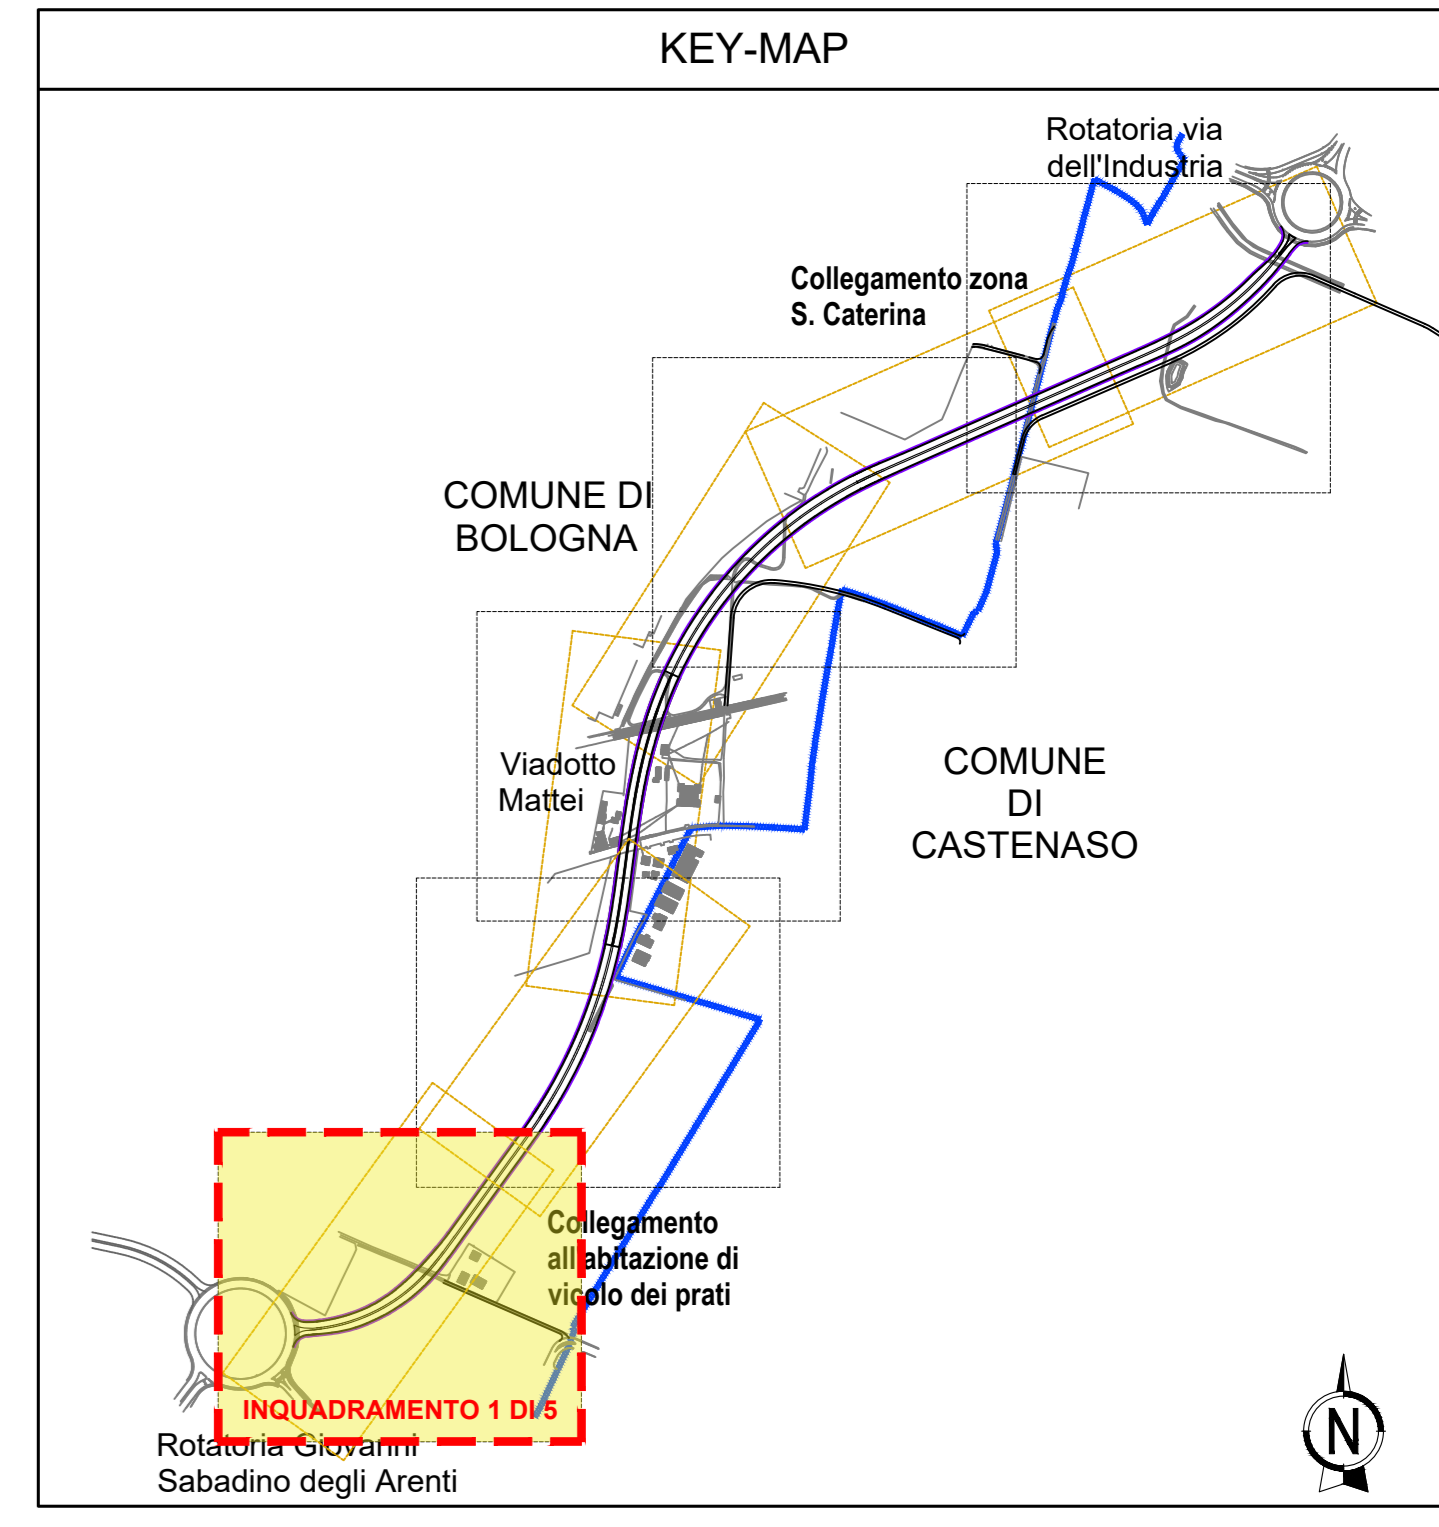

autostrade per l'italia

AUTOSTRADA (A14): BOLOGNA - BARI - TARANTO
 TRATTO: BOLOGNA BORGO PANIGALE - BOLOGNA SAN LAZZARO

POTENZIAMENTO IN SEDE DEL SISTEMA
 AUTOSTRADALE E TANGENZIALE DI BOLOGNA
 INTERVENTI DI ADESIONE DELLA RETE VIARIA DI ADDUZIONE
 LUNGO SAVENA LOTTO 3

PROGETTO DEFINITIVO

ASPETTI AMBIENTALI

OPERE A VERDE

Impianto di Irrigazione

Planimetria impianto elettrico
 Tav. 1 di 5

IL PROGETTISTA SPECIALETTICO Ing. Sara Cosentino Ord. Ingg. Torino n. 13761 Responsabile Ingegn. Inps	IL RESPONSABILE INTEGRAZIONE PRESTAZIONI SPECIALISTICHE Ing. Fabio Serrao Ord. Ingg. Bologna n. 6007A	IL DIRETTORE TECNICO Ing. Gianluigi Sabadino Omoscudo Ord. Ingg. Milano n. A28796 T.A. - Inps
CODICE IDENTIFICATIVO		OPERATORE
111454	0000 PD IN AMB OV000 IRR00 D OPT 0105 -0	SCALA 1:500
REVISIONI		REVISIONI
INGEGNERE COORDINATORE Ing. Fabio Serrao Ord. Ingg. Bologna n. 6007A		SUPPORTO SPECIALISTICO
REDAZIONE		VERIFICATO
VISTO DEL COMMITTENTE autostrade per l'italia IL RESPONSABILE (INVIATO) PROCEDIMENTO Ing. Fabio Varaschi		VISTO DEL CONCESSIONARIO Ministero delle Infrastrutture e delle Mobilità Sostenibili DIREZIONE REGIONALE DELLO SCACCO DI BOLOGNA